


- PLOMBERIE SANITAIRE -

LEGENDE

- Chute Eaux pluviales
- Réseaux eau chaude
- Réseaux eau froide
- Réseaux chauffage
- Réseaux Soufflage
- Réseaux Reprise
- Gaine souple isolée type Phoniflex
- TA Thermostat d'ambiance
- Régulateur de débit fixe

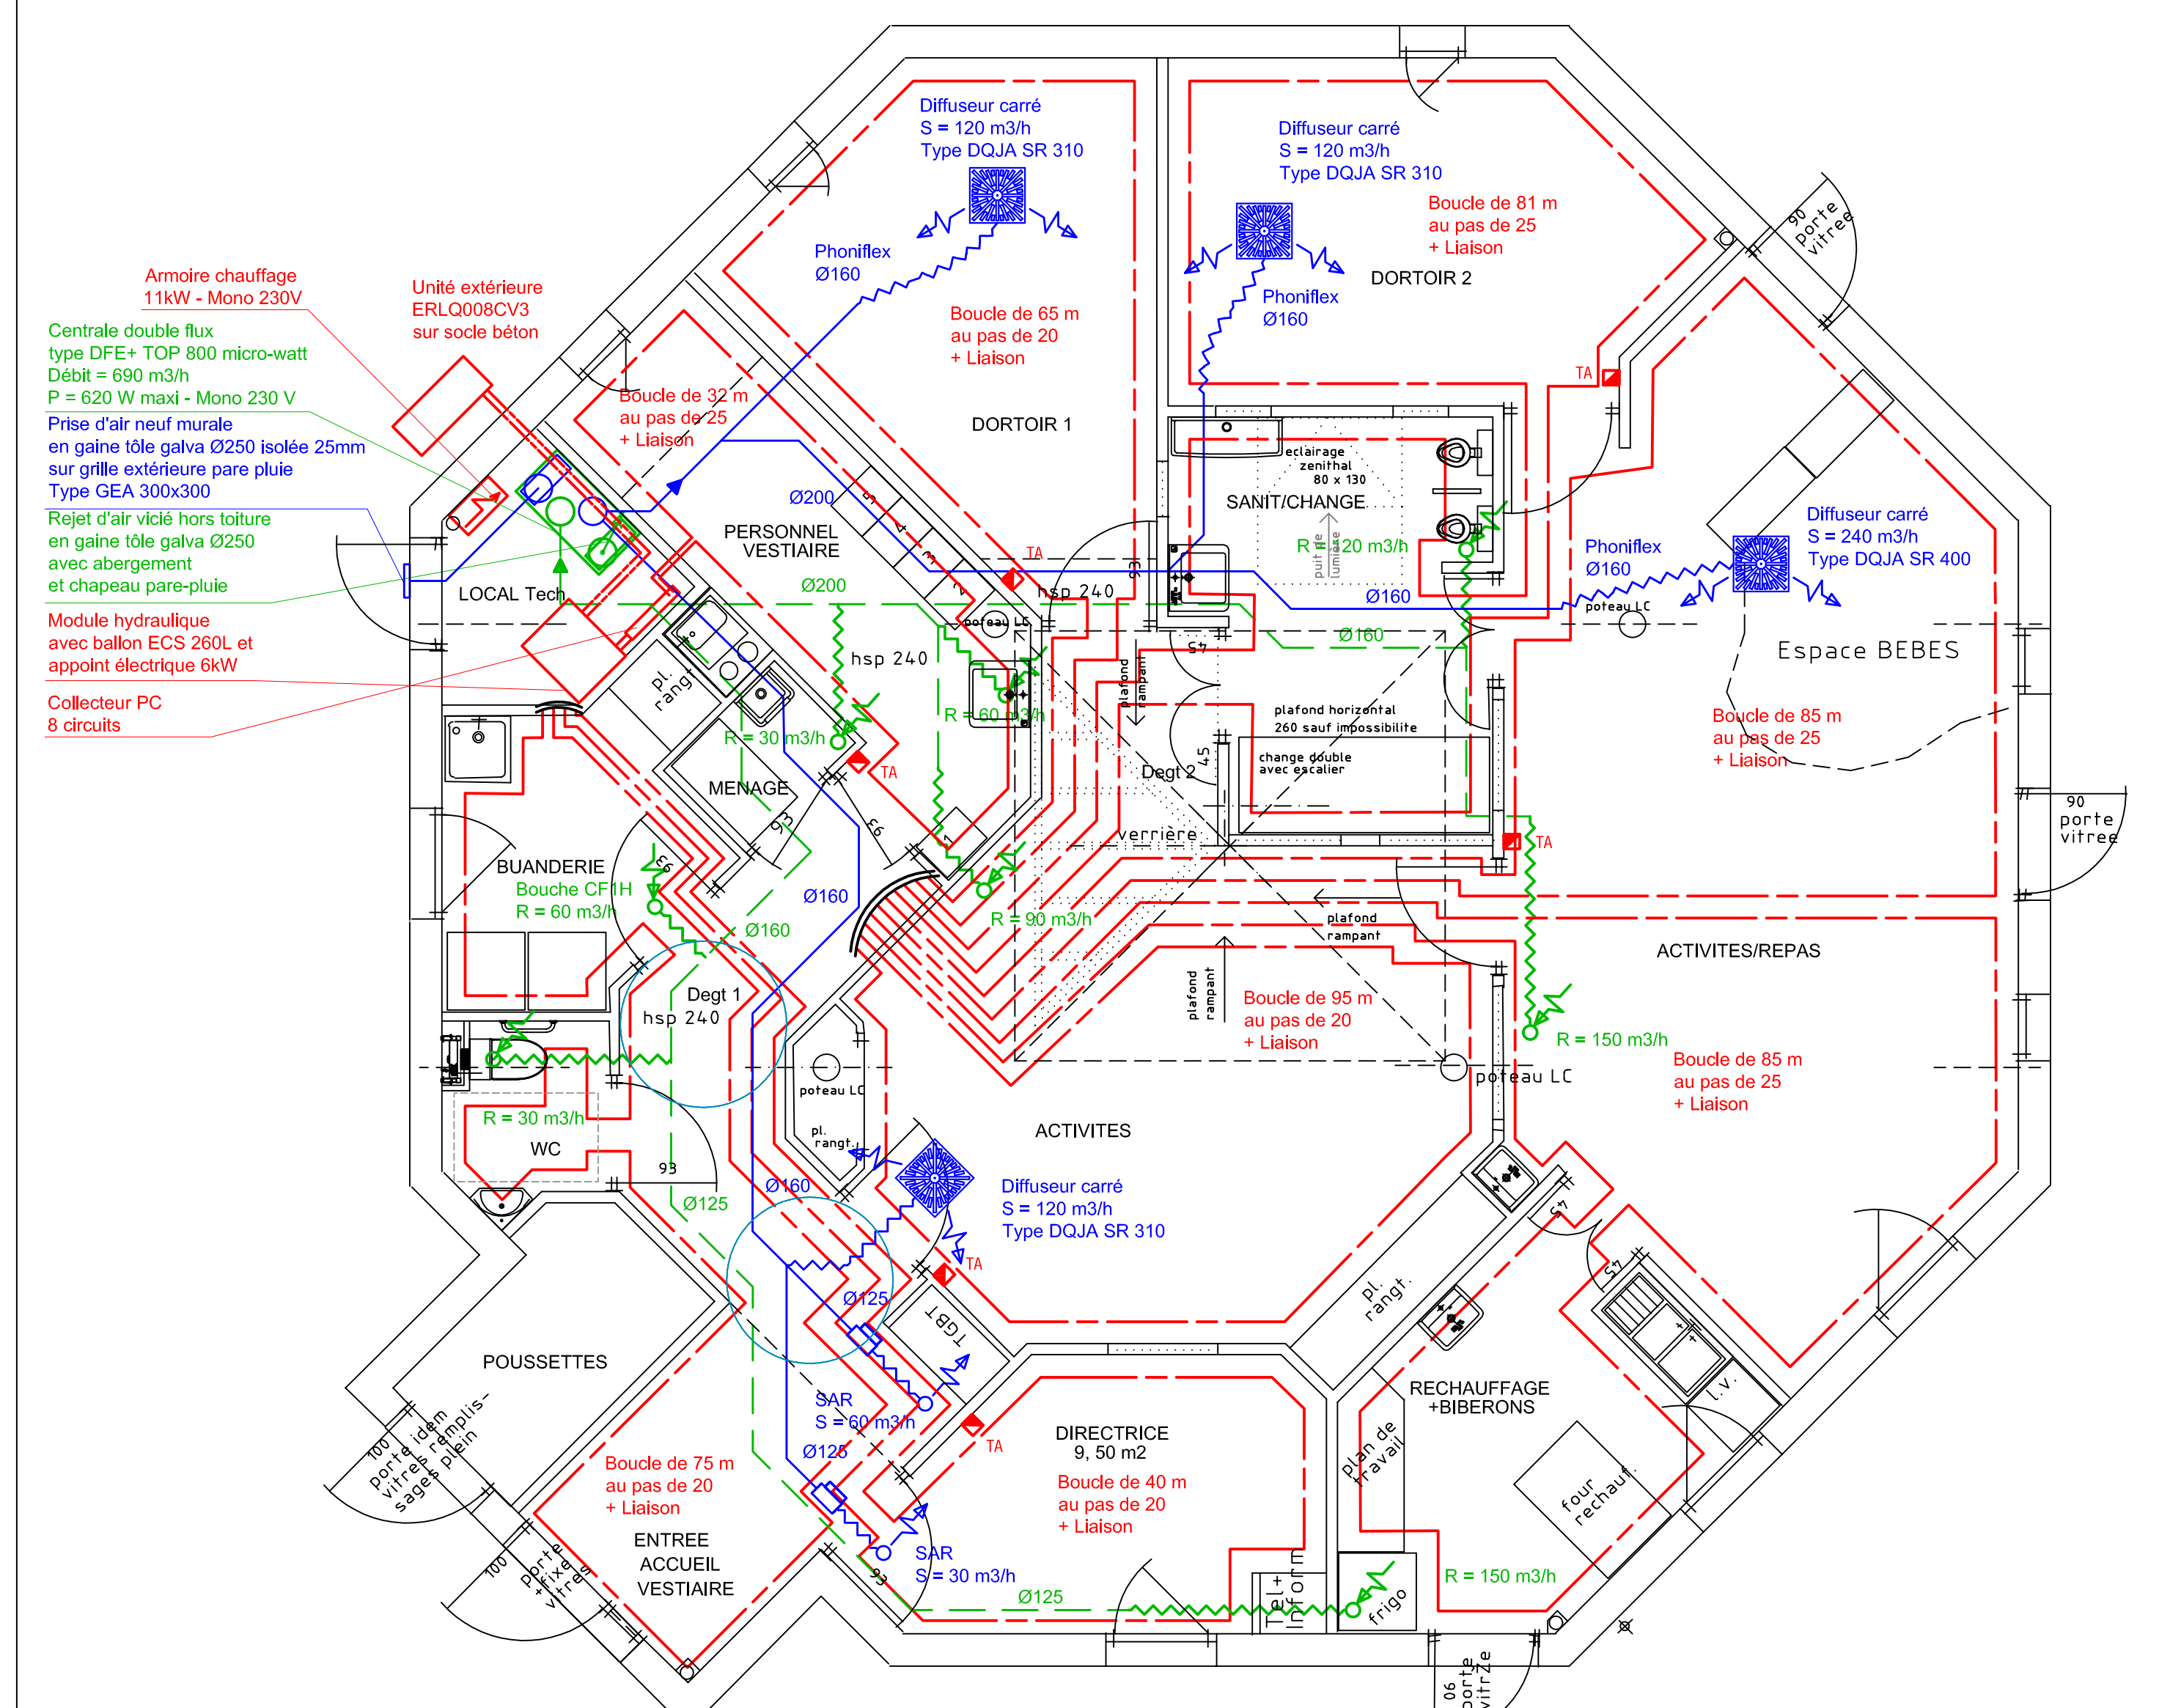

- CHAUFFAGE VMC -

Gaines de ventilation calorifugées ép.25 mm au-dessus de l'isolant

MAÎTRE D'OUVRAGE

Communauté de Communes Cœur de Puisaye
4 Rue Colette
89130 TOUCY

OPERATION

Construction d'une crèche de 14 places
Rue Saint Laurent
89 240 PARLY

- PLOMBERIE SANITAIRE - CHAUFFAGE VMC -

- Rez-de-chaussée - CVPS 01A

N° AFFAIRE : ET-13-05-01	ECHELLE : 1/50e	DATE : Octobre 2014	Phase : DCE
Dessiné par : F.B.			

Ind.	Date	Modifications	Ind.	Date	Modifications
A	05/12/2014	Modification Pompe à chaleur	F		
B			G		
C			H		
D			I		
E			J		

A.R.T.S.
2, rue Blaise PASCAL
89300 JOIGNY
Tél : 03.86.91.75.00
Fax : 03.86.91.45.57
E-mail : contact@cabinet-arts.com

PROJELEC
BUREAU D'ETUDES
14 Rue Tilladet BP 10071
71003 MACON Cedex
Tel.03.85.38.29.62
Fax.03.85.38.33.28
e-mail : projelec@projelec.fr